



ISOMÉTRICO - ÁGUA FRIA - WC PNE
SEM ESCALA

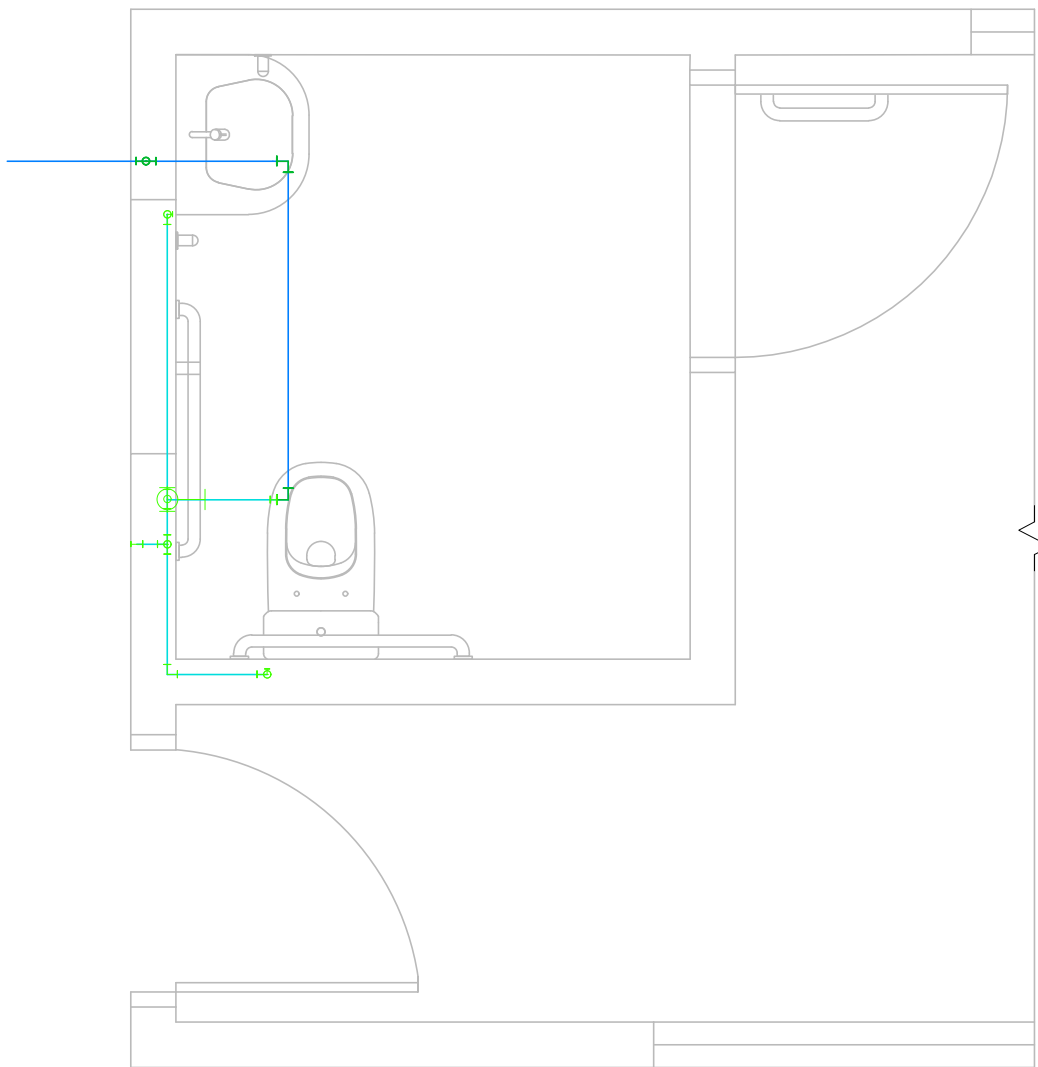

PLANTA BAIXA - ÁGUA FRIA - WC PNE
SEM ESCALA

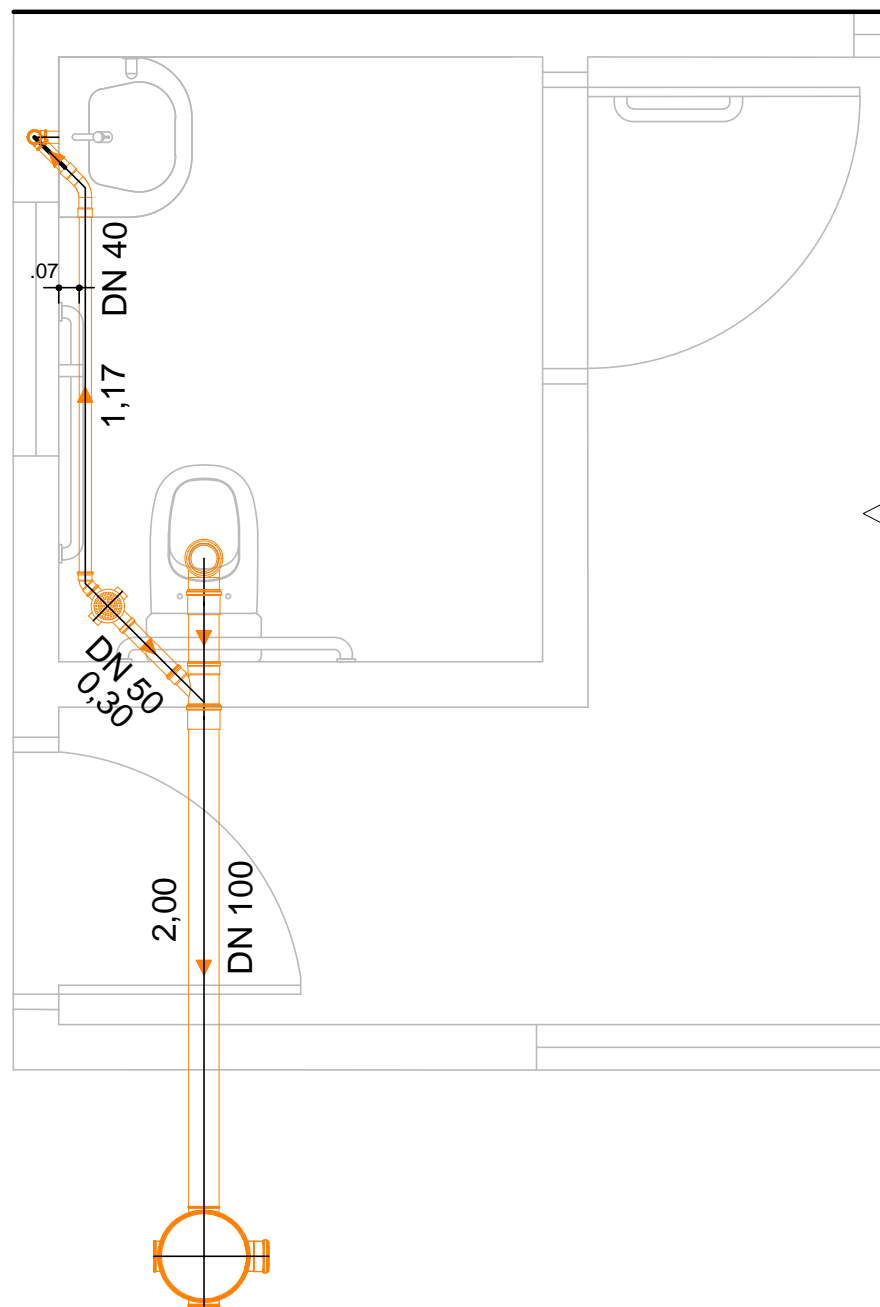

PLANTA BAIXA - ESGOTO - WC PNE
SEM ESCALA

QUANTITATIVO ÁGUA FRIA - WC PNE			QUANTITATIVO ESGOTO - WC PNE			LEGENDA	
Peça	Un.	Quant.	Peça	Un.	Quant.	SÍMBOLO	DESCRIÇÃO
Registro de Gaveta PVC Soldável 25mm	pc	1	Luva Simples Esg. Série Normal DN 100	pc	2		
Joelho 90° Sold. e com Bucha de Latão 25mm x ¾	pc	2	Tubo Esgoto de PVC Esgoto Série Normal DN 100 (m)	m	2		TUBO ϕ 3/4"
Tubo Soldável 25mm (m)	m	6	Corpo da Caixa de Inspeção 300	pc	1		
Joelho 90° Soldável 32mm	pc	6	Joelho 90° Esg. Série Normal DN 40	pc	2		
Bucha Redução Sold. Curta 32 x 25mm	pc	1	Joelho 45° Esg. Série Normal DN 40	pc	1		
Tubo Soldável 32mm (m)	m	80	Tubo Esgoto de PVC Esgoto Série Normal DN 50 (m)	m	0.30		TUBO ϕ 1" SUBTERRÂNEO
Joelho 90° Soldável 25mm	pc	5	Caixa Sifonada Redonda c/ 3 Entradas n°64 Branca 100 x 100	pc	1		
Luva Soldável 32mm	pc	1	Tubo Esgoto de PVC Esgoto Série Normal DN 40 (m)	m	2		
Tê Soldável 25mm	pc	2	Junção Red. 45° Esg. Série Normal DN 100x50	pc	1		CONEXÃO DE ϕ 1"
Luva Sold. e com Bucha de Latão 25mm x ¾	pc	1	Anel de Vedação Esgoto DN 100	pc	4		
			Joelho 90° Esg. Série Normal DN 100	pc	1		CONEXÃO DE ϕ 3/4"
			Curva 45° Longa Esg. Série Normal DN 40	pc	1		

atoengenhariassis@outlook.com



PREFEITURA MUNICIPAL DE TARUMÃ

Secretaria Municipal de Obras



OBJETO
CONSTRUÇÃO DA PORTARIA

UNIDADE
PSF - VILA DOURADOS

PRANCHA
INSTALAÇÕES HIDRÁULICAS - ÁGUA FRIA E ESGOTO

ENGº CIVIL RESPONSÁVEL
RUI CESAR SPERA - CREA 0601659760

PREFEITO
OSCAR GOZZI

FOLHA
HID - AF/ES - 01

ART
28027230181577883

ARQUIVO
0204

ESCALA
1:25

DATA
07/12/2018

DESENHO
ANDRE C. BOTELHO